

**LEGENDE SANITÄR**


- Regenwasser Grundleitung mit Anschluss
- Regenwasser
- Schmutzwasser Grundleitung
- Schmutzwasser
- Schmutzwasser Entlüftung
- Schmutzwasser Fettartig
- R1 Nummerierung Fallrohr Regenwasser
- S1 Nummerierung Fallrohr Schmutzwasser

**Planungsgrundlage:**

Planverfasser: IB für Haustechnik Endter und Butler  
 Zeichnungsinhalt: Grundriss Erdgeschoss (GEM)  
 Plannummer: 0646\_4\_SAN\_001  
 Planstand: 18.06.2020

Lagebezug:  
ETRS89/UTM

Höhenbezugssystem:  
NNH (2016)

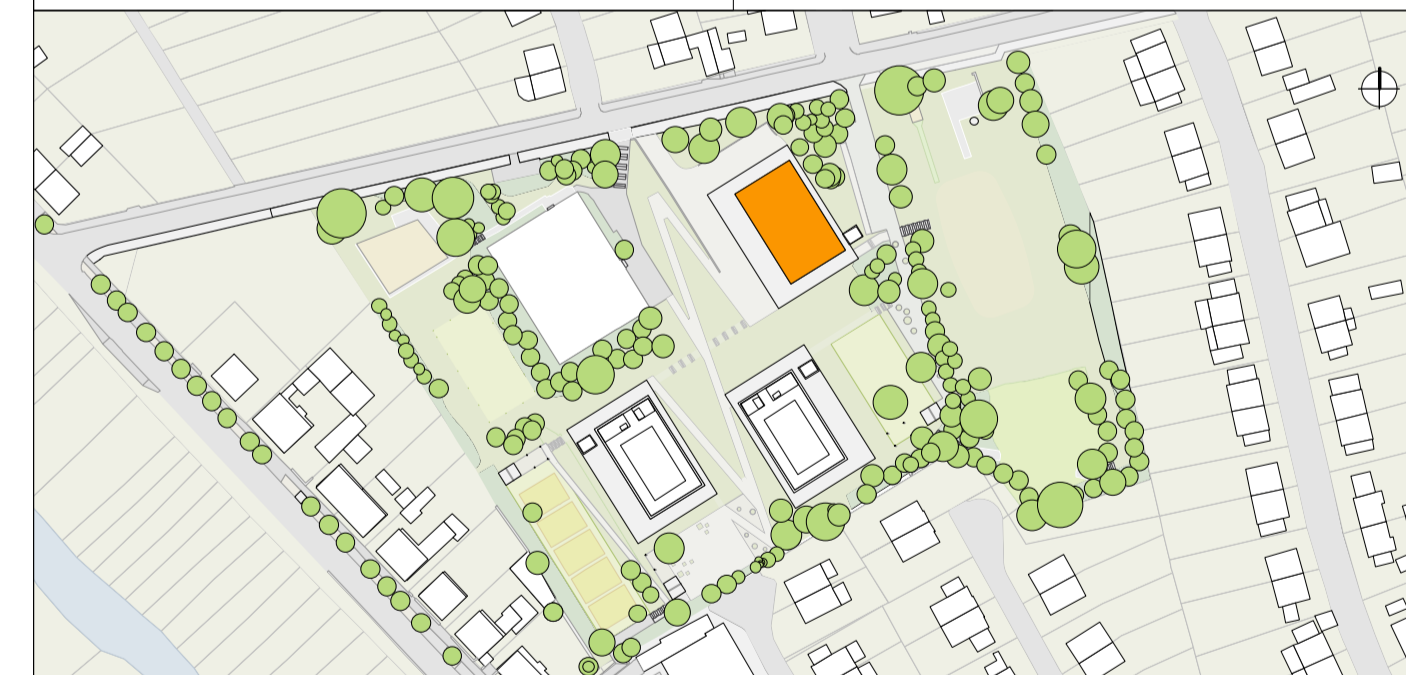

Projekt:

Schulbau Open Source  
 Städtische Gemeinschaftsschule Weimar

Planinhalt:

Entwässerungsgesuch: Grundriss Erdgeschoss (Gemeinschaftshaus)

Kooperationspartner:

IBA Thüringen  
 Auenstrasse 9, 99510 Apolda

Montag Stiftung Jugend und Gesellschaft  
 Adenauerallee 127, 53113 Bonn

Bauherrenschaft:

Stadt Weimar  
 Sport- und Schulverwaltungsamt  
 Schwanseestraße 17  
 99423 Weimar

Entwurfsverfasser:

Station C23  
 Architekten und Landschaftsarchitekten PartG mbB  
 Lütznauer Straße 91  
 04177 Leipzig

Format: A1	Index vom: -	Index Nr.: -	Maßstab: 1:100	Erstellt von: KK	Erstellt am: 20.07.2020
---------------	-----------------	-----------------	-------------------	---------------------	----------------------------

Projekt-Nr. 2618	Plan-Nr.: LP_4_3_2-1
---------------------	-------------------------